

Szkiec orientacyjny
skala 1:10000
ark. 44.132

Stwierdzono Powstanie w Zagraniczki
[imię i nazwisko]
[tytuł]
[data]
[adres]
[numer telefonu]
[adres e-mail]
[adres strony internetowej]

MAPA SYTUACYJNO-WYSOKOŚCIOWA do celów projektowych skala 1:1000

woj. Lubuskie
powiat. Zielona Góra
miejscowość. Wymyszyce
ulica. Kosciuszki


Mając sytuacyjno-wysokość wykonać na podstawie mapy
ark. 44.131k.212, 44.131k.213 i 44.131k.314 po pomiarze
uzupełnieniach w dniu 02.08.2010 geodeza uprawniający Korrel
Klonecki oraz geodeza uz. Rafał Klonecki
Lokalizacja oraz głębokość kanalizacji lokalnych nieruchomości
na mapy zgodnie z wywiadem branżowym
Przebieg projektowanej sieci uzbrojenia podziemnego
uzgodniono z ZUP Starostwa Zielonogórskiego
Dopuszczą się istnienie innych sieci uzbrojenia podziemnego
niezależnie od siebie w Starostwie Powiatowym w Zielonogórze.
Granice ewidencyjne wniesiono na podstawie mapy ewidencyjnej w skali 1:5000

KG 6786-20/2010
MK 44.131k.212
Zagraniczki, 22.08.2010

GEODEZIA URZĄDOWA
Korrel Klonecki
ul. Kosciuszki 13
Zielona Góra 68-200
NIP 524.111.014.2

OZNACZENIA:

- Projektowana sieć kanalizacji burzowej
kd Ø315 PVC
- Projektowana wymiana istniejącej sieci
burzowej Ø200 na PVCØ315
- Projektowana sieć kanalizacji sanitarnej
grawitacyjnej ks Ø200-PVC
(wg odrębnego opracowania)
- Projektowana sieć kanalizacji sanitarnej
grawitacyjnej ks Ø160 PVC - przyłącza
(wg odrębnego opracowania)
- Projektowana sieć wodociągowa - wymiana
istniejąca sieć wodociągowa - wymiana
Siarkowego i Wiejskiej
(wg odrębnego opracowania)
- WIJ - wpust krzewnikowo-jezdniowy
- WI - wpust jezdniowy
- Złednia terenu
- 144.40 Spz - numer studni
- 142.35 Złednia kaskady
- 141.94 Złednia dna studni
- średnica kanalu, materiał
- k=Ø315PVC
- I=17.20 m I=0.50%
- spadek
- długość kanalu

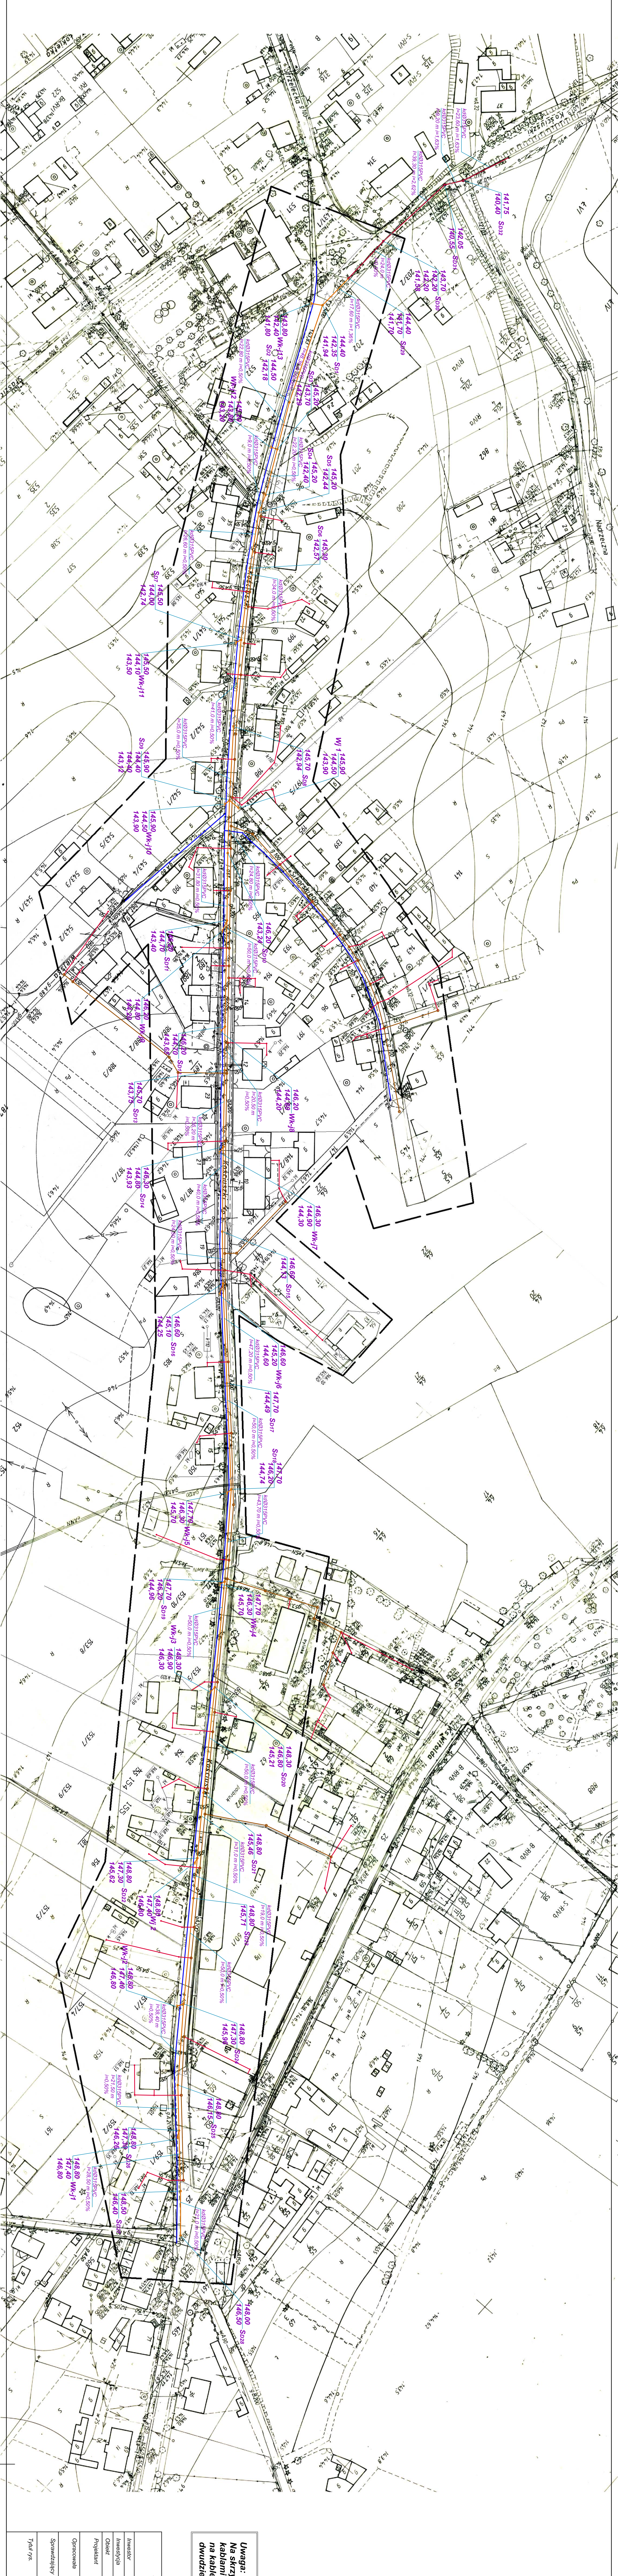

Uwaga:
Na skrzyżowaniach rurociągów z istniejącymi
kablami energetycznymi i telekomunikacyjnymi,
na kablach należy użyć tury ochronnej
dwudzielnej AROTA

ZAKŁAD INŻYNIERII WODNO - SCIEKOWEJ "PROJEKT"

Investor	64 - 800 Chociszewo - ul. Komarowa 9 - tel./fax (0 67) 28 22 604	Data	
Investycja	Remont kanalizacji sanitarnej, kanalizacji burzowej i sieci wodociągowej w ul. Kosciuszki m. Wymyszyce		
Objekt	kanalizacja burzowa		
Projektant	Biuro Inżynierskie "PROJEKT" ul. Kosciuszki 13, Zielona Góra 68-200	Data	1/2011 r.
Opisowość	mapa dla PATRYCJA POLIŃSKA	Data	1/2011 r.
Skompletował	mgr inż. BEATA WYCIECZ	Data	1/2011 r.
Tytuł rys.	PROJEKT ZAGOSPODAROWANIA TERENU	SKALA	1 : 1000
		Nr rys.	1